


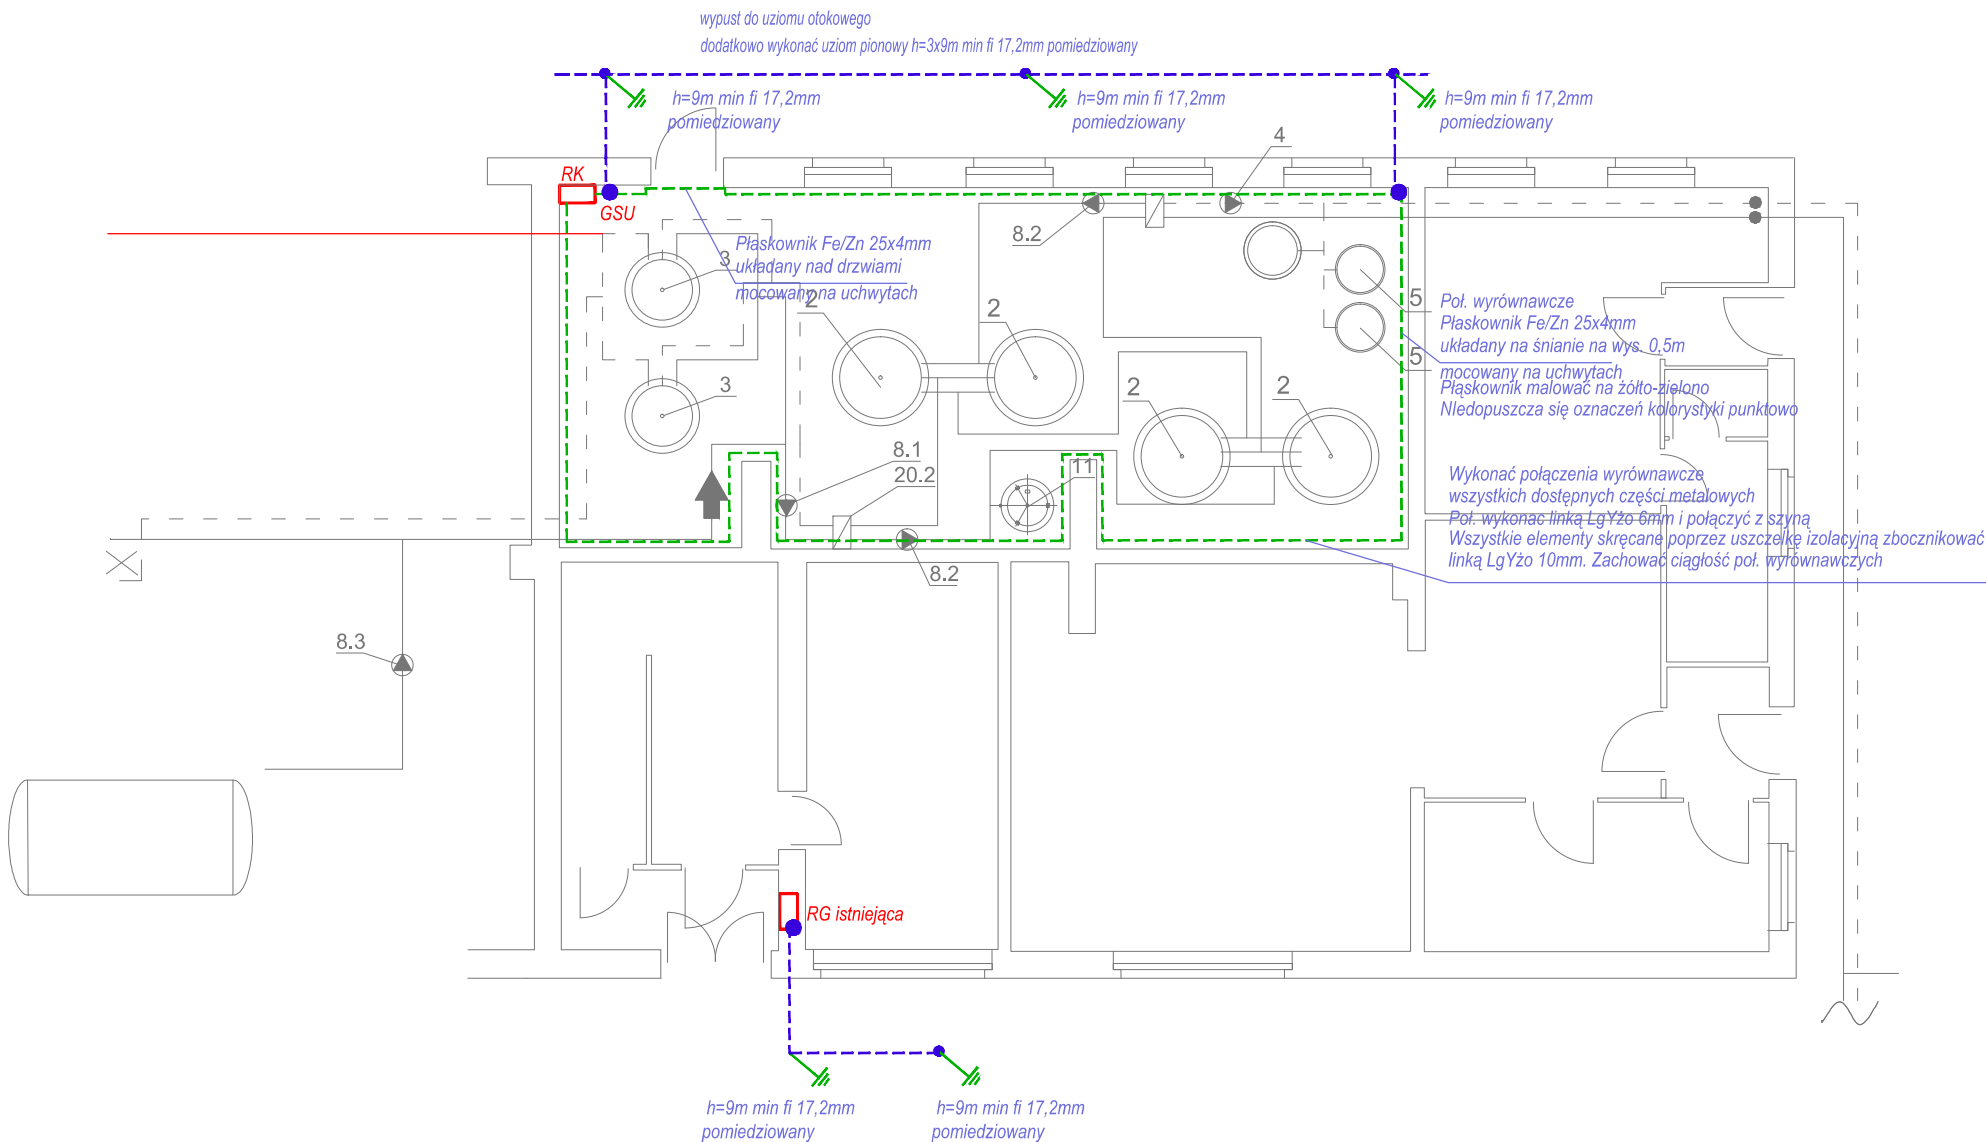

1. Uwagi i opisy zamieszczone w części opisowej stanowią integralną część niniejszego opracowania.	
Adres inwestycji/Address: UL. WOJSKA POLSKIEGO 52, 66-235 Torzym	
Zlecający/Client: LUBUSKI SZPITAL SPECJALISTYCZNY PULMONOLOGICZNO-KARDIOLOGICZNY SP. Z O.O. UL. WOJSKA POLSKIEGO 52, 66-235 TORZYM	
Jednostka projektowa/Project by: Usługi Projektowo-Wykonawcze Instalacji Sanitarnych ul. Jaspisowa 13, 61-680 Poznań tel. fax. (061) 223-62-89	
Projektant/Designer: nr uprawnień/licence.no. - WKP/0180/POOE/09 mgr inż. Rafał Radajewski	
Projektant/Designer: nr uprawnień/licence.no.	

Projektant/Designer: nr uprawnień/licence.no. - UAN-7342-21/92 mgr inż. Lech Buszewski	
tytuł projektu/project: Projekt systemu solarnego do podgrzania ciepłej wody użytkowej w obiektach LSSP-K w Torzymiu Sp. z o.o.	
tytuł rys./title: Rzut parteru - pom. techniczne Instalacja uziemienia	
data opracowania/date: Kwiecień 2016	rys.nr/no.
skala rysunku/dwg scale: 1:100	E-04